



**UCHWAŁA NR XXV/208/2026
RADY MIEJSKIEJ W BARLINKU**

z dnia 26 lutego 2026 r.

**w sprawie wyrażenia zgody na wniesienie przez Gminę Barlinek wkładu niepieniężnego
do Przedsiębiorstwa Wodociągowo - Kanalizacyjnego Płonia Sp. z o.o.**

 
Na podstawie art. 18 ust. 2 pkt. 9 lit. h ustawy z dnia 8 marca 1990 r. o samorządzie gminnym (Dz. U. z 2025 r. poz. 1153 ze zm.) uchwała się, co następuje:

§ 1. 1. Wyraża się zgodę na wniesienie przez Gminę Barlinek prawa własności sieci kanalizacji sanitarnej grawitacyjno – tłocznej oraz pięciu przepompowni znajdujących się na nieruchomościach oznaczonych w ewidencji gruntów działkami 5/4, 17, 43, 51, 57, 59/2, 60, 96, 97/1, 97/2, 98, 99, 100, 101, 106/1, 106/2, 106/3, 106/4, 107, 111, 239, 246/6, 246/7, 251, 326 obręb Dziedzice gm. Barlinek oraz 1/3, 1/4, 1/6, 1/7, 2/1, 4/1, 5/16, 5/34, 5/58, 5/60, 5/61, 8/9, 8/16, 8/26, 8/75, 23, 24/28, 24/32, 27 obręb Strąpie gm. Barlinek jako wkładu niepieniężnego tj. aportu do Przedsiębiorstwa Wodociągowo -Kanalizacyjnego Płonia Sp. z o. o w Barlinku.

2. Mienie będące przedmiotem aportu zostało opisane w załączniku nr 1 i 2 stanowiących integralną część uchwały.

§ 2. Uchwała wchodzi w życie z dniem podjęcia.

PRZEWODNICZĄCY
Rady Miejskiej


Cezary Michalak

Załącznik Nr 1
do Uchwały Nr XXV/208/2026
Rady Miejskiej w Barlinku
z dnia 26 lutego 2026 r.

Sieć kanalizacji sanitarnej w m. Dziedzice oraz Strapie i Nowa Dziedzina

Część I –Kanalizacja sanitarna grawitacyjno-tłoczna wraz z przepompowniami PS4 i PS5 w miejscowości Strapie oraz kanalizacja tłoczna do oczyszczalni w Dziedzicach (wraz z komorami zasuw KZ-1 i KZ-2 oraz pozostałym uzbrojeniem).


Sieć grawitacyjna z rur PVC-U Ø200 o łącznej długości 733 mb, 37 odejść bocznych z rur PVC –U Ø160 o łącznej długości 172 mb, rurociąg tłoczny PE 100 RC Ø110 od przepompowni pośredniej do studni rozprężnej o łącznej długości 244,5 mb, rurociąg przesyłowy Strapie – Dziedzice (oczyszczalnia) PE 100 RC Ø110 o łącznej długości 2951,5 mb, odcinek grawitacyjny na terenie oczyszczalni w Dziedzicach D-SR + D-P o długości 13,5mb z rur PVC-U Ø160, urządzenia pomiaru przepływu z zastosowaniem koryta pomiarowego Palmer-Bowlus’a ZPB 160 wraz z wyposażeniem dodatkowym, układ pomiarowy do systemu wizualizacji SCADA.

Część II –Kanalizacja sanitarna grawitacyjna wraz z przepompownią PS3 w miejscowości Nowa Dziedzina oraz kanalizacji tłoczna do komory zasuw KZ-1.

Sieć grawitacyjna z rur PVC-U Ø200 o łącznej długości ok. 349 mb, 7 odejść bocznych PVC-U z rur Ø160 o łącznej długości ok. 19,5 mb, przewody tłoczne PE 100 RC Ø110 (od przepompowni do komory zasuw KZ-1) o łącznej długości ok. 1023,5 mb.

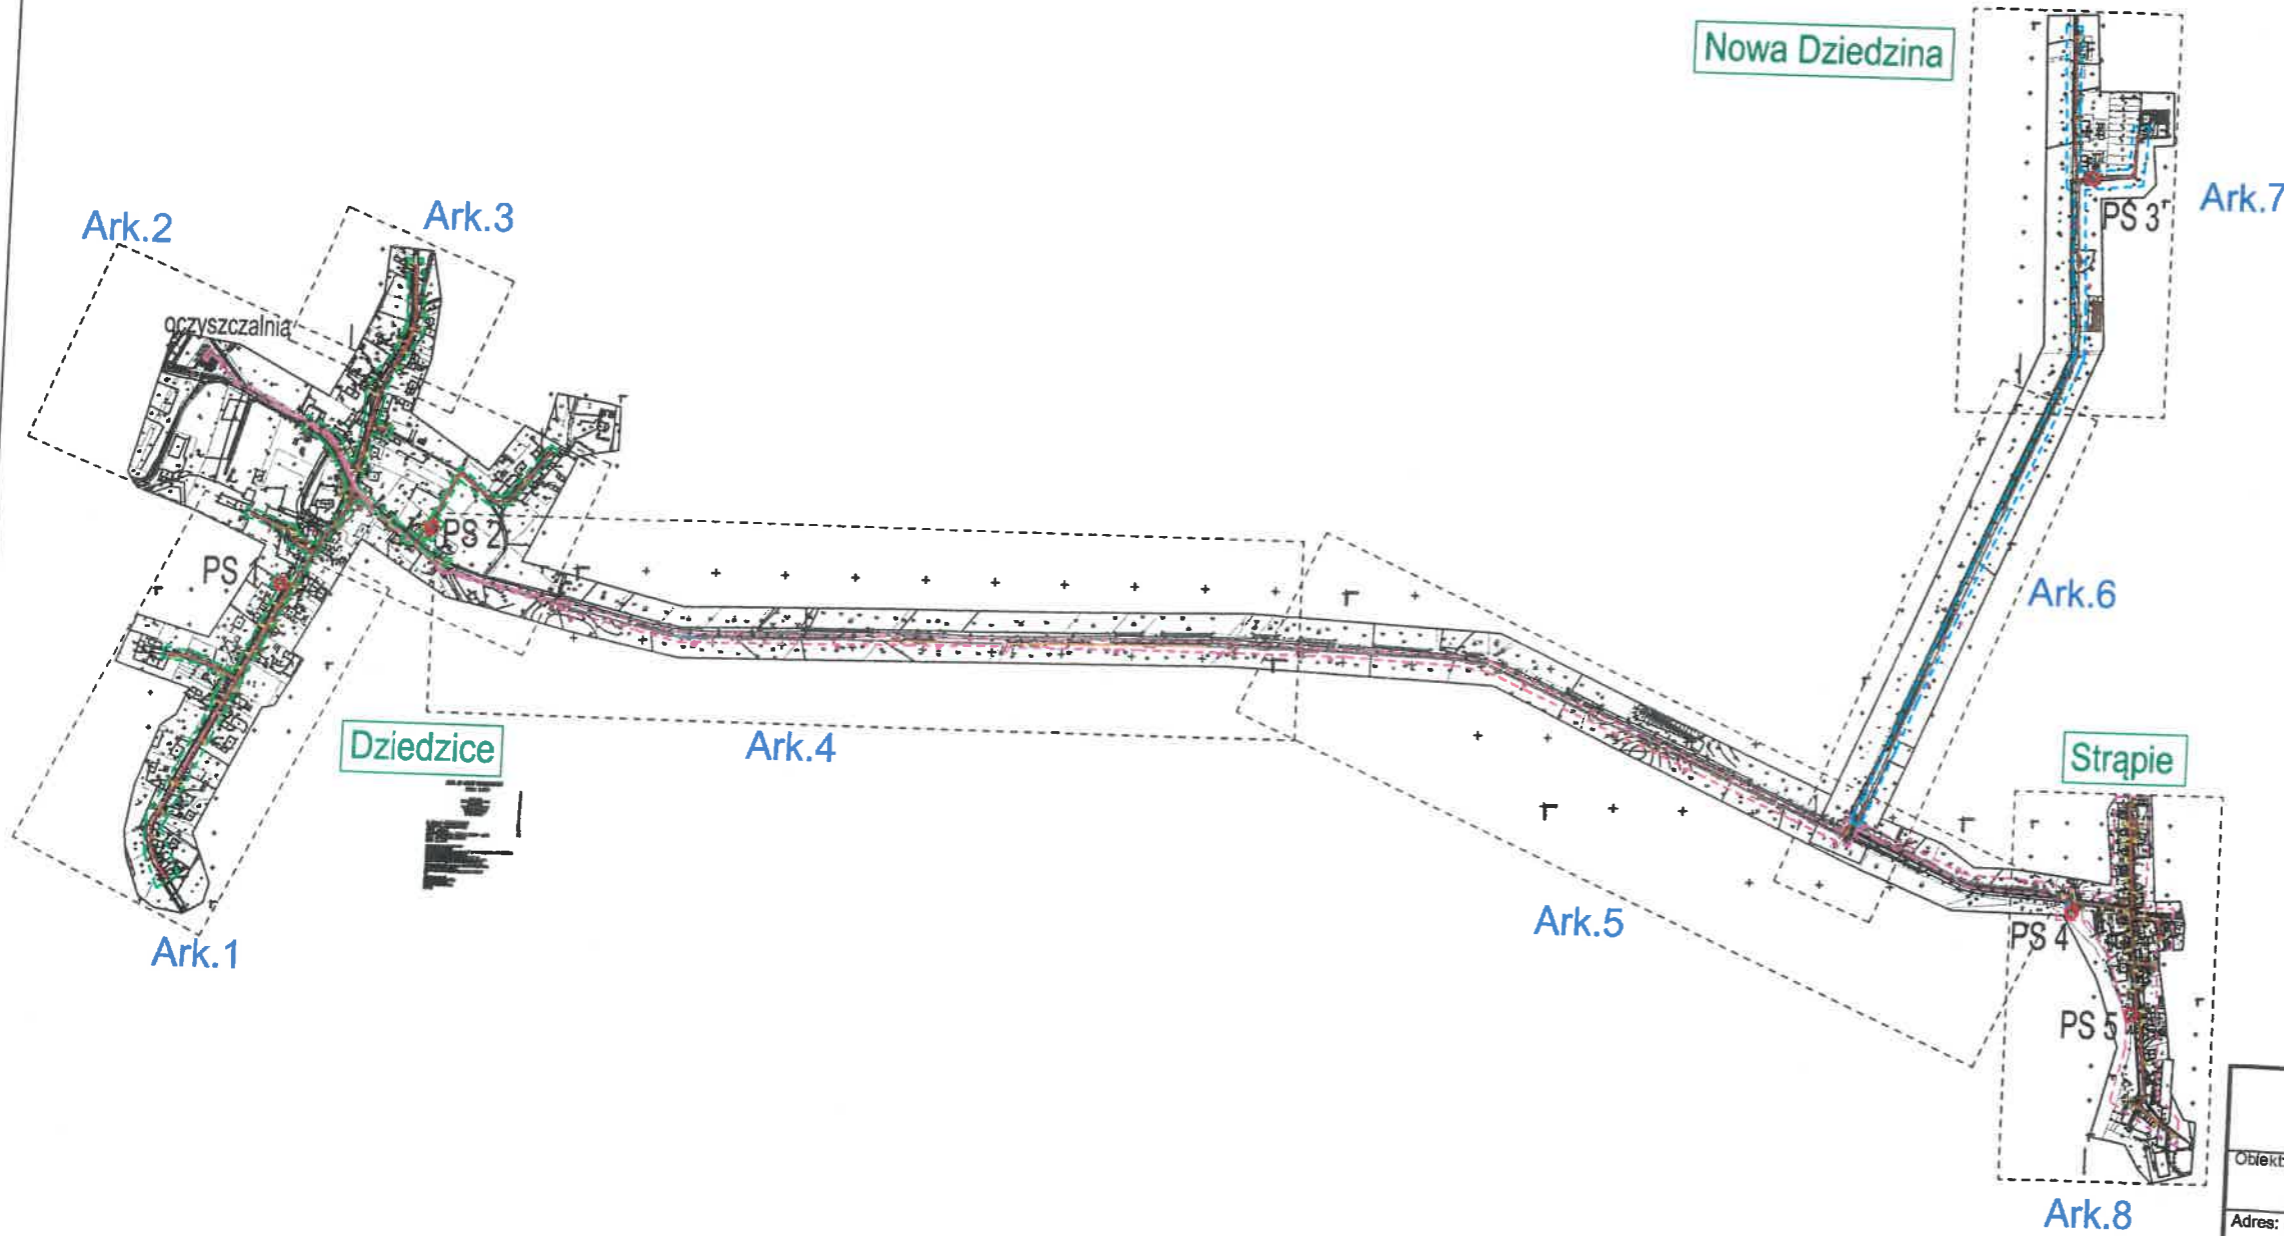
Część III – Kanalizacja sanitarna grawitacyjna z przepompowniami PS1 i PS2 w miejscowości Dziedzice, kanalizacja tłoczna z PS1 do komory zasuw KZ oraz z PS2 do studni rozprężnej SR.

Sieć grawitacyjną z rur PVC-U Ø200 o łącznej długości ok. 1809mb, 51 odejść bocznych z rur PVC-U Ø160 o łącznej długości ok. 280 mb, przewody tłoczne PE 100 RC Ø90 (od przepompowni głównej do komory zasuw) o łącznej długości ok. 242 mb, przewody tłoczne PE 100 RC Ø90 (od przepompowni pośredniej do studni rozprężnej) o łącznej długości ok. 37,5mb.

PRZEWODNICZĄCY
Rady Miejskiej

Cezary Michałek

ORIENTACJA

skala 1:8000



PROJ. ETAPOWANIE ROBÓT:

- ETAP I
- ETAP II
- ETAP III

Biuro Projektów SAN-Technika mgr inż. Jolanta Skowron Siedziba: 74-320 Barlinek ul. Kręta 11a tel. 95 746 10 24		Nr rysunku	
Siedziba: 74-320 Barlinek ul. Kręta 11a tel. 95 746 10 24 Obiekt: Budowa sieci kanalizacji sanitarnej grawitacyjnej i tłocznej wraz z slegaczami do granic działek właścicieli prywatnych w m. Dzielzice oraz Strapie i Nowa Dzielzina w ramach uporządkowania gospodarki wodno-ściekowej w gm. Barlinek		S-1	
Adres: miejscowość: Strapie, Nowa Dzielzina, Dzielzice gmina Barlinek dz. nr ew. 1/3; 1/4; 1/6; 1/7; 2/1; 4; 5/16; 5/34; 5/58; 5/60; 5/61; 8/9; 8/16; 8/26; 8/75; 23; 24/28; 24/32; 27 – obr. Strapie; 5/4; 17; 43; 51; 57; 59/2; 60; 96; 97/1; 97/2; 98; 99; 100; 101; 106/1; 106/2; 106/3; 106/4; 107; 111; 239; 246/6; 246/7; 251; 326 – obr. Dzielzice		Skala: 1:8000	
Treść: PROJEKT ZAGOSPODAROWANIA TERENU (DZIEDZICE cz.3)		Stadium: PB	
Autorzy opracowania:			
Projektował: cz. sanitarna	mgr inż. Jolanta Skowron	Nr upr. LBS/0077/POOS/10 w spec. instalacje sanitarne w zakresie pełnym (LBS/IS/0129/11)	Data 03.2016
Sprawił: cz. sanitarna	mgr inż. Michał Skowron	LBS/0010/POOS/11 w spec. instalacje sanitarne w zakresie pełnym (LBS/IS/0129/09)	Data 03.2016
		Podpis	

PRZEWODNICZĄCY
Rady Miejskiej
Cezary Michalak
Cezary Michalak